


实验家具平面图 1:150

PROJECT TITLE	项目名称
江苏省疾病预防控制中心二层改造项目	
SHEET TITLE	图线名称
原始平面图	

签署栏	
项目负责人 PROJECT LEADER	
设计 DESIGNED BY	
绘图 DRAWN BY	
审核 APPROVED BY	
校核 CHECK	
项目编号 Project NO.	
专业 PROF.	
日期 ISSUE DATE	
比例 SCALE	1:100
图线编号 DRAWING NO.	电气-01-06
附注 Map	A3+1/4

STAMP AREA	绘图单位盖章
------------	--------

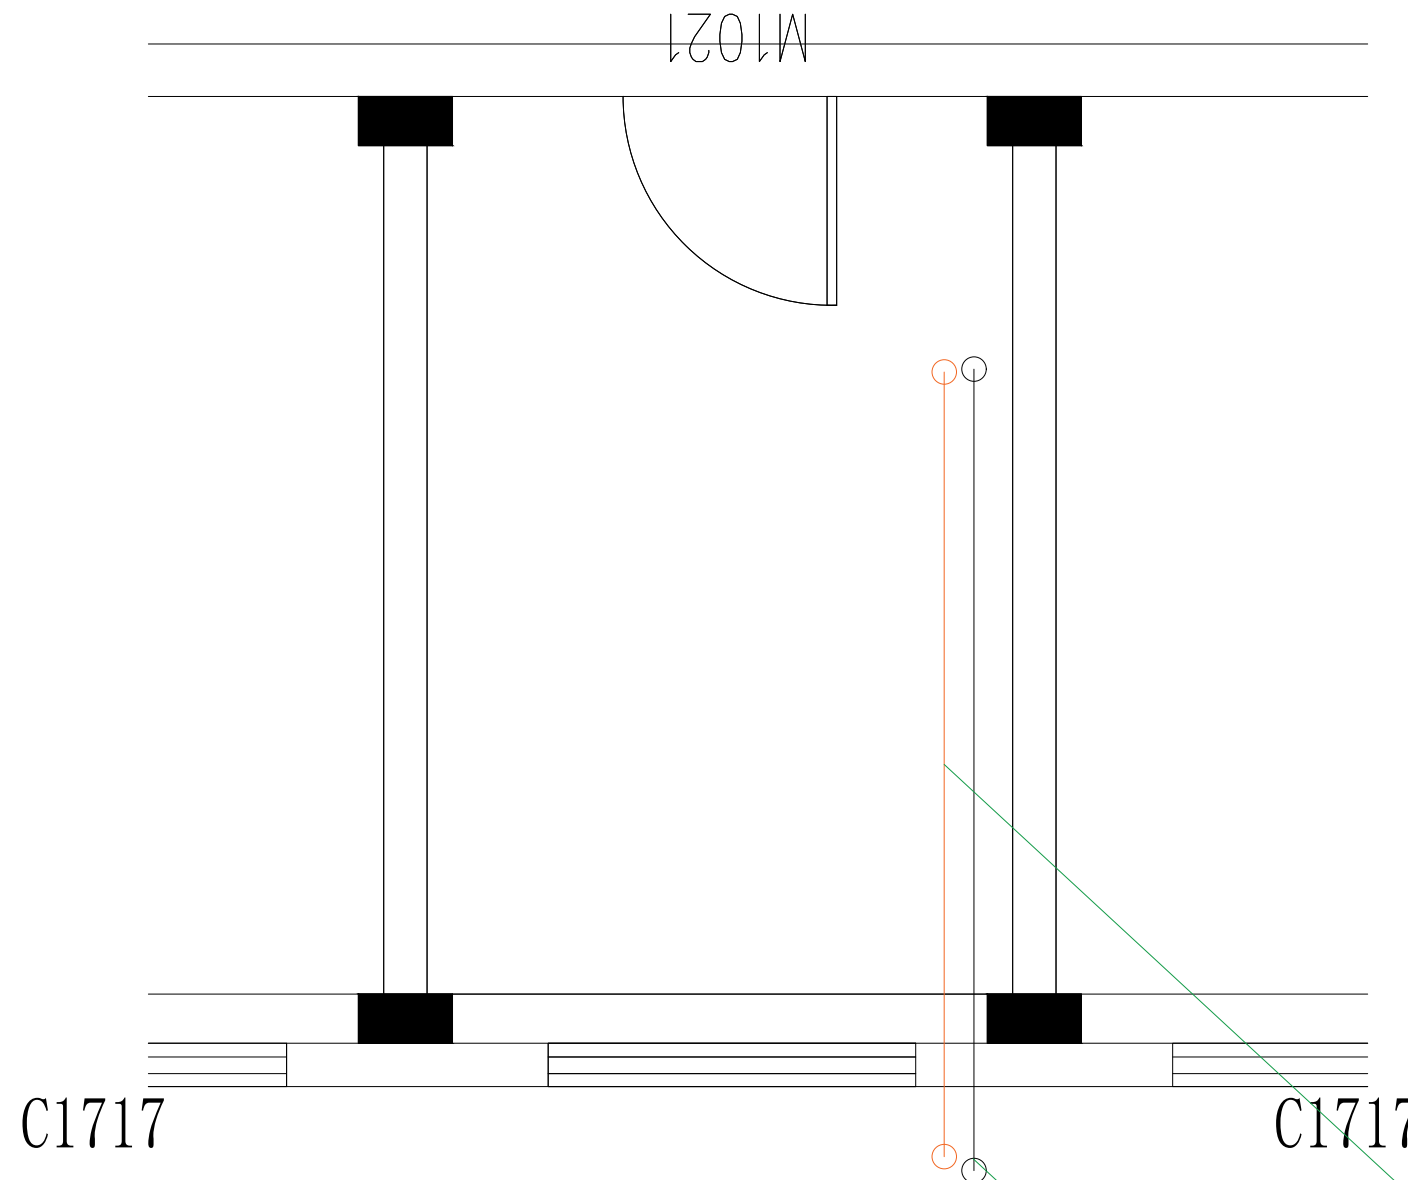

实验室排水管

实验室给水管

给排水平面图1:150

PROJECT TITLE	项目名称
江苏省疾病预防控制中心二层改造项目	
SHEET TITLE	图线名称
原始平面图	

签署栏	
项目负责人 PROJECT LEADER	
设计 DESIGNED BY	
绘图 DRAWN BY	
审核 APPROVED BY	
校核 CHECK	
项目编号 Project NO.	
专业 PROF.	
日期 ISSUE DATE	
比例 SCALE	1:100
图线编号 DRAWING NO.	电气-01-06
附注 Map	A3+1/4

STAMP AREA	绘图单位盖章
------------	--------